


BLOK A - VIII PIĘTRO - WENTYLATORNIA NEUROLOGIA

AGREGAT SKRAPLACJĄCY
MOC ELEKTRYCZNA 12,2 kW
3 x 400 V

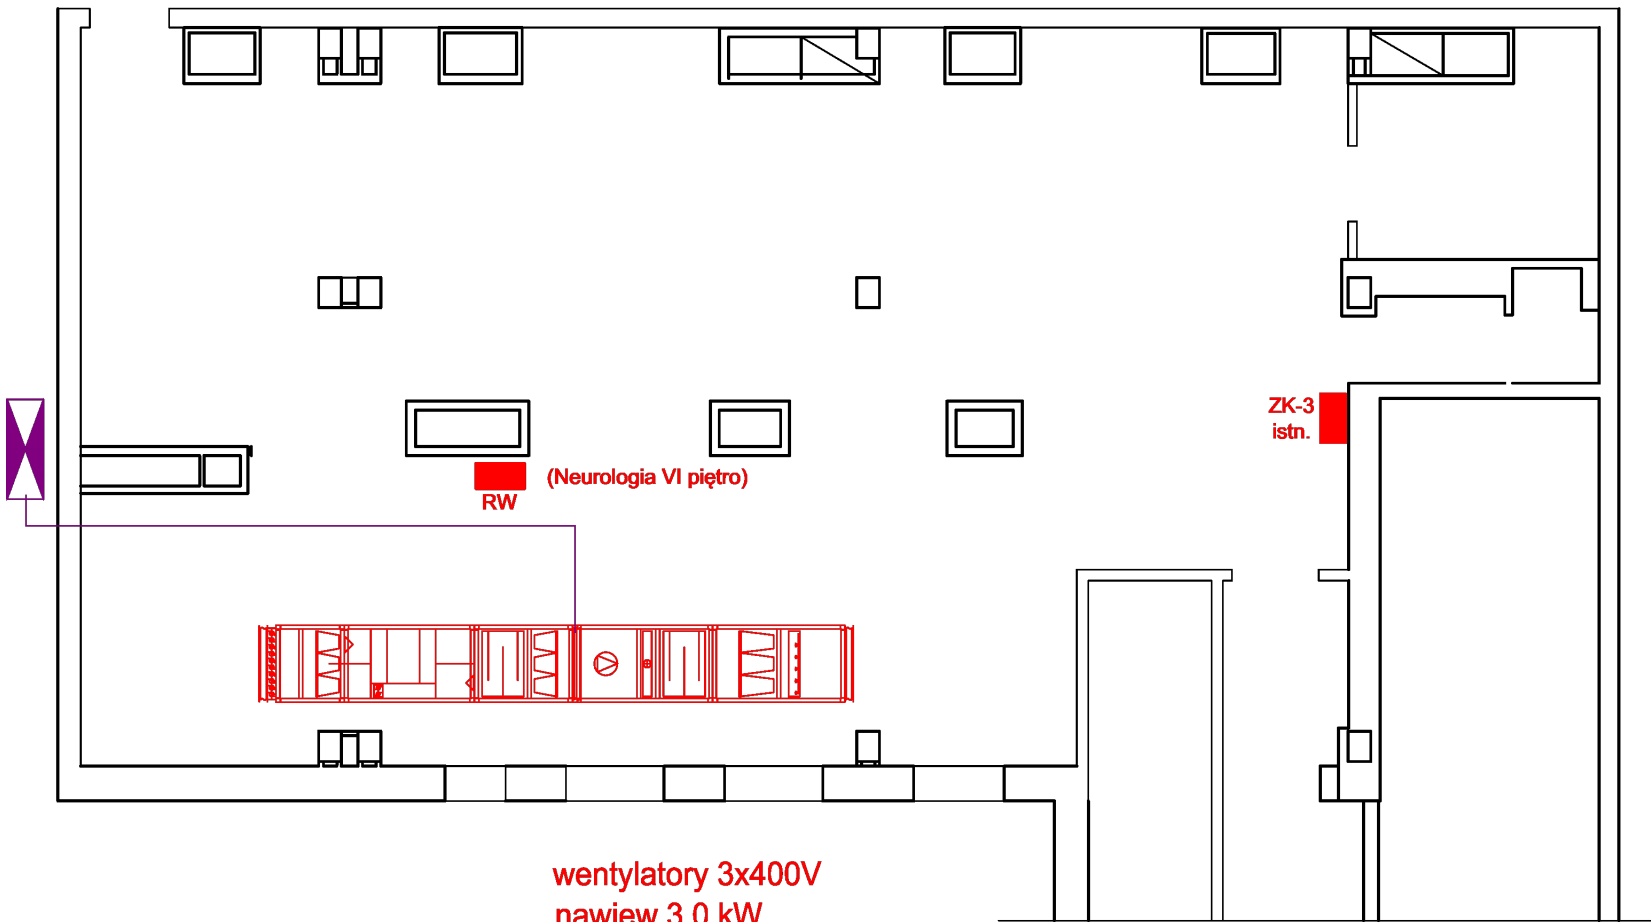

wentylatory 3x400V
nawiew 3,0 kW
wyciąg 1,5 kW
nagrzewnica elektryczna - 23 kW
nawilżacz - 26,5 kW 3x400 V

Układ sieci TN-C-S

<div><div></div><div><div>MaKo</div><div>consulting</div><div>ul. Peowiaków 9/27</div><div>22-400 Zamość</div><div>NIP:825-211-39-89</div><div>www.makoconsulting.com.pl</div></div></div>				
INWESTOR:	SAMODZIELNY PUBLICZNY SZPITAL WOJEWÓDZKI IM. PAPIEŻA JANA PAWAŁ II W ZAMOŚCIU AL. JANA PAWAŁA II 10, 22-400 ZAMOŚĆ			
LOKALIZACJA:	DZIAŁKI EWID. NR: 84/7; 84/8 JEDNOSTKA EWID: 060906 2 JABŁONNA OBRĘB: 0006 JABŁONNA PIERWSZA			
TYTUŁ OPRACOWANIA:	DOKUMENTACJA PROJEKTOWA NA REALIZACJĘ PROJEKTU PN. „UTWORZENIE WZORCOWEGO OŚRODKA KOMPLEKSOWEJ OPIEKI NAD PACJENTAMI ZE SCHORZENIAMI NEUROLOGICZNO- NEUROCHIRURGICZNYMI W SAMODZIELNYM PUBLICZNYM SZPITALU WOJEWÓDZKIM IM. PAPIEŻA JANA PAWAŁA II W ZAMOŚCIU”.			
TREŚĆ OPRACOWANIA:	PROJEKT INSTALACJI ELEKTRYCZNYCH WEWNĘTRZNYCH - VI PIĘTRO, BLOK A STRONA PRAWA I LEWA WRAZ Z HALLEM			PODPIS:
TYTUŁ RYSUNKU:	CENTRALA WENTYLACYJNO - KLIMATYZACYJNA - ROZDZIELNICA RW - USYTUOWANIE			
PROJEKTANT	INŻ. BOGDAN MALEC	GT-III-8386/3/76		
SPRAWDZAJĄCY	INŻ. JANUSZ ŁUCZKA	GP-II-7342/94/94		
SPECJALNOŚĆ	ELEKTRYCZNA	DATA 22.02.2018	SKALA 1:100	NR RYS. 14