



SZACHT NR 1 - VI PIĘTRO BLOKU A

ELEWACJA TABLICY OBWODÓW NIEREZERWOWANYCH
TSN-7
Rozdzielnica naścienna metalowa IP43, IK08, 24 moduły w
rzędzie

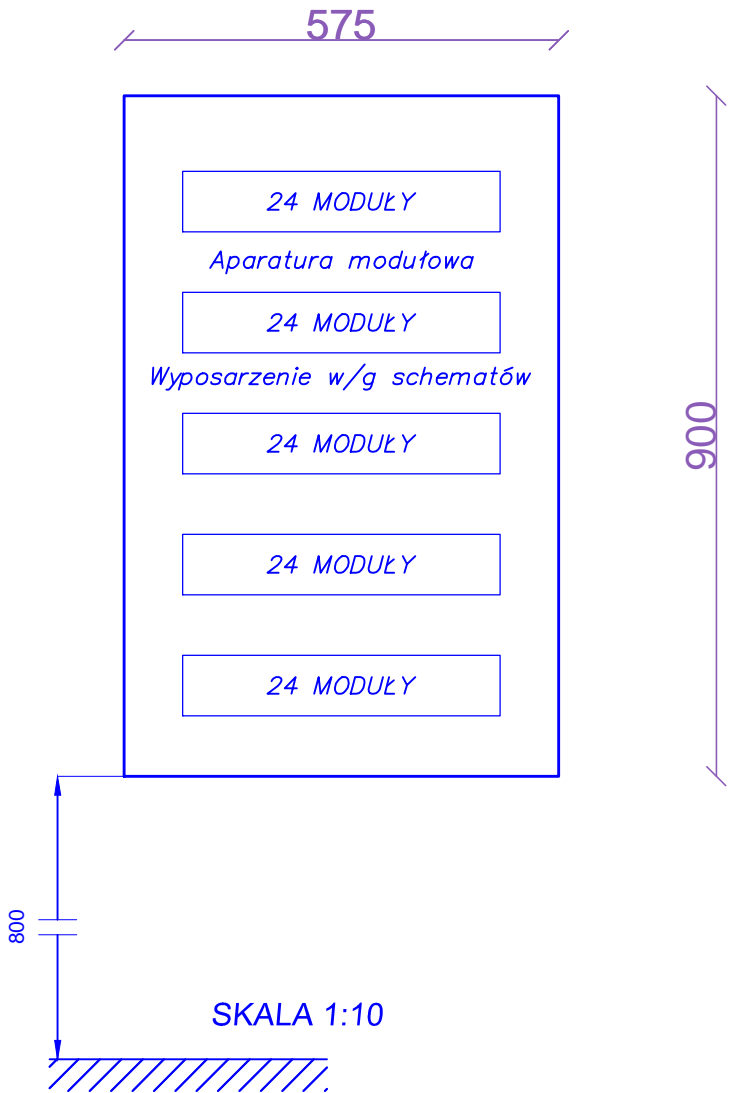

ELEWACJA TABLICY OBWODÓW REZERWOWANYCH i
SEPAROWANYCH
TR-7
Rozdzielnica naścienna metalowa IP43, IK08

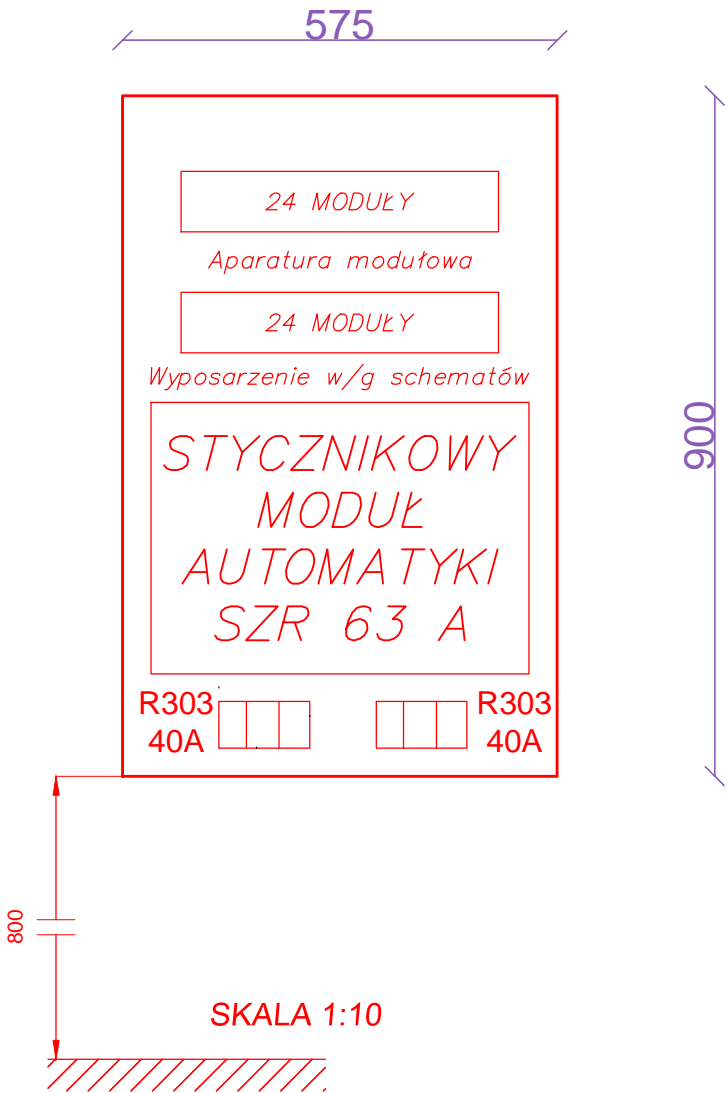

Układ sieci TN-C-S

<div><div><div><div>MaKo</div><div>consulting</div><div>ul. Peowiaków 9/27</div><div>22-400 Zamość</div><div>NIP:825-211-39-89</div><div>www.makoconsulting.com.pl</div></div></div></div>				
INWESTOR:	SAMODZIELNY PUBLICZNY SZPITAL WOJEWÓDZKI IM. PAPIEŻA JANA PAWAŁ II W ZAMOŚCIU AL. JANA PAWAŁA II 10, 22-400 ZAMOŚĆ			
LOKALIZACJA:	DZIAŁKI EWID. NR: 84/7; 84/8 JEDNOSTKA EWID: 060906_2 JABŁONNA OBRĘB: 0006 JABŁONNA PIERWSZA			
TYTUŁ OPRACOWANIA:	DOKUMENTACJA PROJEKTOWA NA REALIZACJĘ PROJEKTU PN. „UTWORZENIE WZORCOWEGO OŚRODKA KOMPLEKSOWEJ OPIEKI NAD PACJENTAMI ZE SCHORZENIAMI NEUROLOGICZNO- NEUROCHIRURGICZNYMI W SAMODZIELNYM PUBLICZNYM SZPITALU WOJEWÓDZKIM IM. PAPIEŻA JANA PAWAŁA II W ZAMOŚCIU”.			
TREŚĆ OPRACOWANIA:	PROJEKT INSTALACJI ELEKTRYCZNYCH WEWNĘTRZNYCH - II PIĘTRO, BŁOK B STRONA LEWA			PODPIS:
TYTUŁ RYSUNKU:	ELEWACJE ROZDZIELNIC PIĘTROWYCH OBWODÓW REZERWOWANYCH TR-7 I NIEREZERWOWANYCH TSN-7 - SZACHT NR 1			
PROJEKTANT	INŻ. BOGDAN MALEC	GT-III-8386/3/76		
SPRAWDZAJĄCY	INŻ. JANUSZ ŁUCZKA	GP-II-7342/94/94		
SPECJALNOŚĆ	ELEKTRYCZNA	DATA 22.02.2018	SKALA 1:10	NR RYS. 4