


BLOK A - VIII PIĘTRO - WENTYLATORNIA NEUROLOGIA

AGREGAT SKRAPLACJĄCY
AJY126LELAH
MOC ELEKTRYCZNA 12,2 kW
3 x 400 V

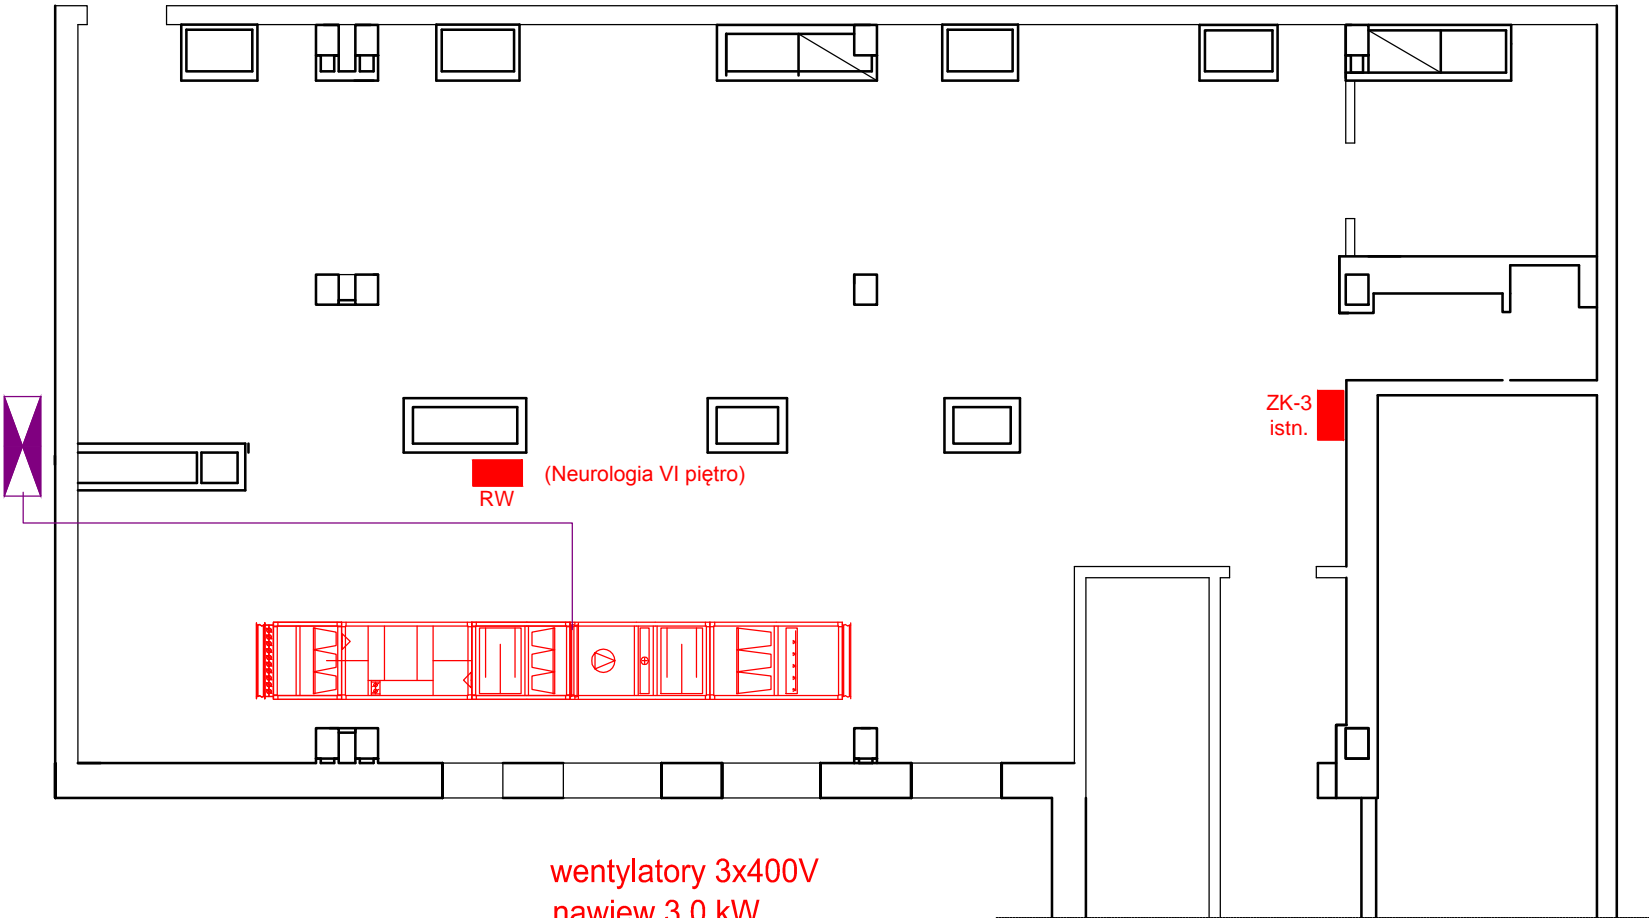

wentylatory 3x400V
nawiew 3,0 kW
wyciąg 1,5 kW
nagrzewnica elektryczna - 23 kW
nawilżacz - 26,5 kW 3x400 V

Układ sieci TN-C-S



MaKo
consulting
ul. Peowiaków 9/27
22-400 Zamość
NIP: 825-211-39-89
www.makoconsulting.com.pl

INWESTOR:	SAMODZIELNY PUBLICZNY SZPITAL WOJEWÓDZKI IM. PAPIEŻA JANA PAWAŁ II W ZAMOŚCIU AL. JANA PAWAŁA II 10, 22-400 ZAMOŚĆ		
LOKALIZACJA:	DZIAŁKI EWID. NR: 84/7; 84/8 JEDNOSTKA EWID: 060906_2 JABŁONNA OBRĘB: 0006 JABŁONNA PIERWSZA		
TYTUŁ OPRACOWANIA:	DOKUMENTACJA PROJEKTOWA NA REALIZACJĘ PROJEKTU PN. „UTWORZENIE WZORCOWEGO OŚRODKA KOMPLEKSOWEJ OPIEKI NAD PACJENTAMI ZE SCHORZENIAMI NEUROLOGICZNO- NEUROCHIRURGICZNYMI W SAMODZIELNYM PUBLICZNYM SZPITALU WOJEWÓDZKIM IM. PAPIEŻA JANA PAWAŁA II W ZAMOŚCIU”.		
TREŚĆ OPRACOWANIA:	PROJEKT INSTALACJI ELEKTRYCZNYCH WEWNĘTRZNYCH - VI PIĘTRO, BLOK A STRONA PRAWA I LEWA WRAZ Z HALLEM		PODPIS:
TYTUŁ RYSUNKU:	CENTRALA WENTYLACYJNO - KLIMATYZACYJNA - ROZDZIELNICA RW - USYTUOWANIE		
PROJEKTANT	INŻ. BOGDAN MALEC	GT-III-8386/3/76	
SPRAWDZAJĄCY	INŻ. JANUSZ ŁUCZKA	GP-II-7342/94/94	
SPECJALNOŚĆ	ELEKTRYCZNA	DATA 22.02.2018	SKALA 1:100
			NR RYS. 14