
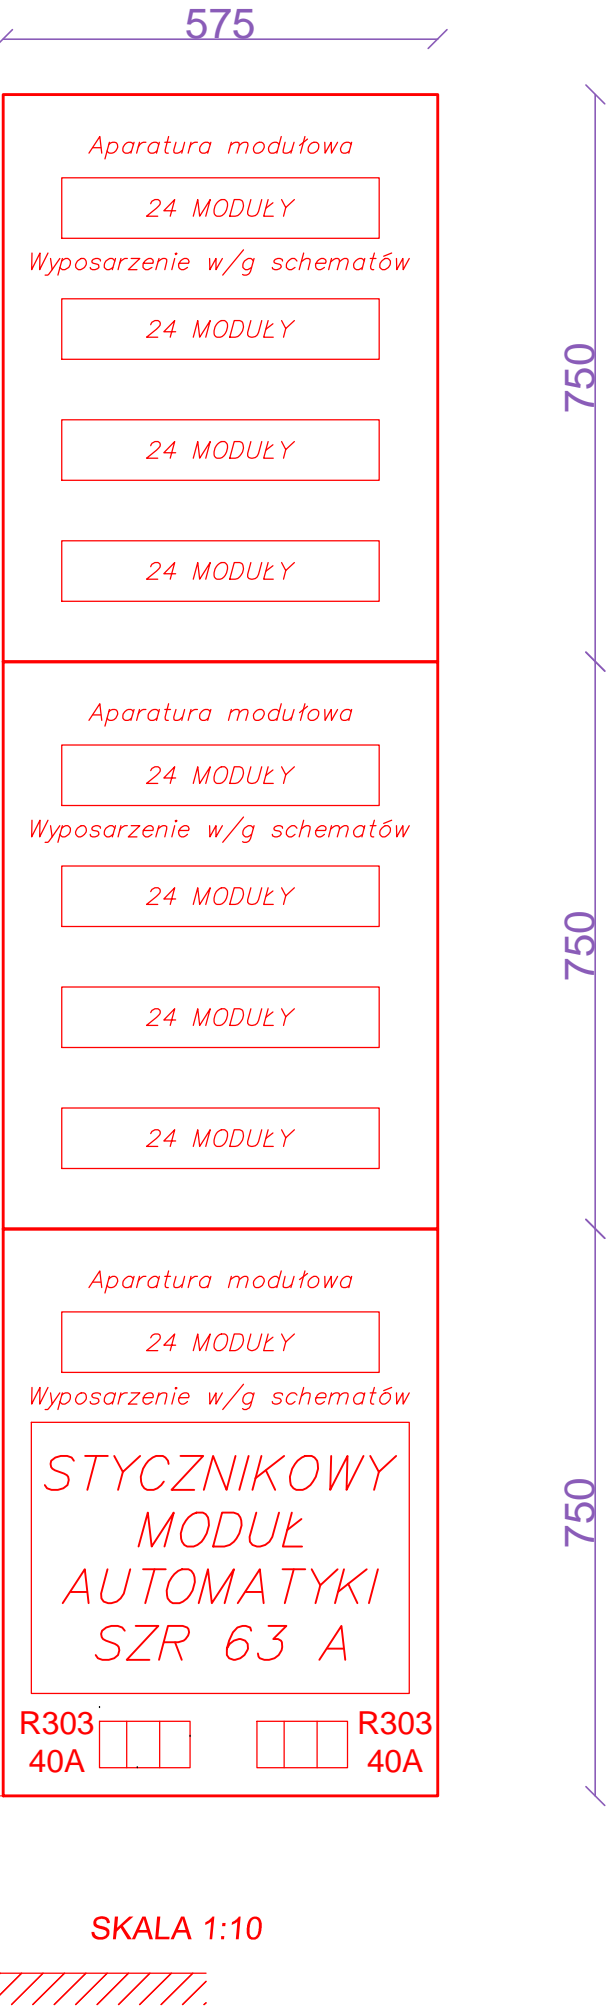


SZACHT NR 3 - VI PIĘTRO BLOKU A

ELEWACJA TABLICY OBWODÓW NIEREZERWOWANYCH  
TSN-25  
Rozdzielnica naścienna metalowa IP43, IK08, 24 moduły w  
rzędzie

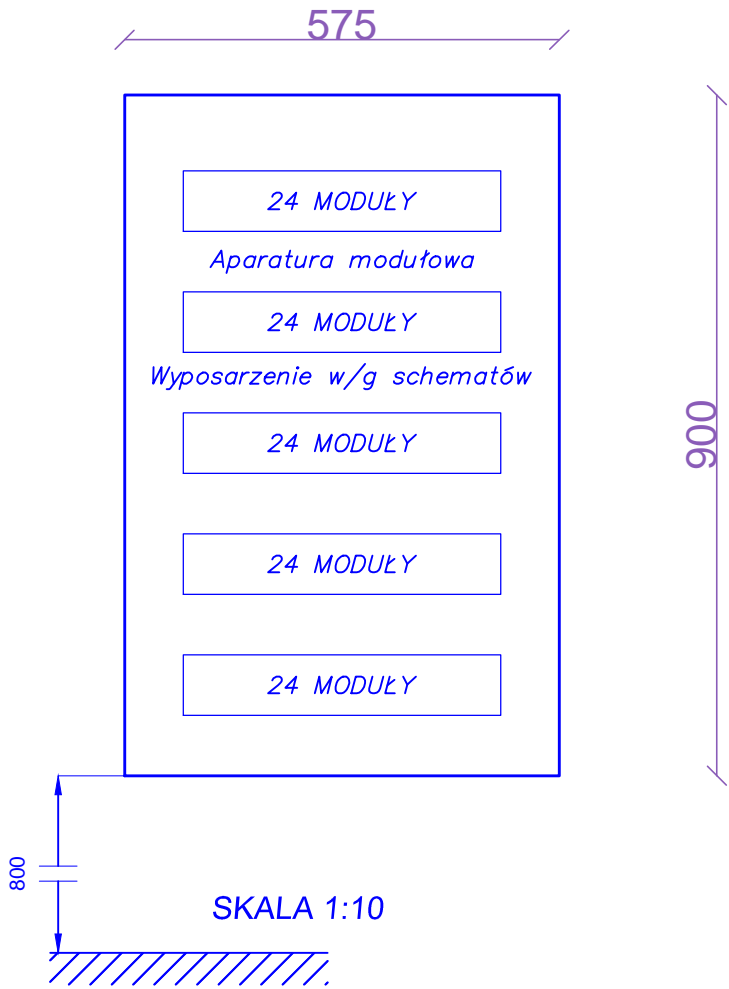

ELEWACJA TABLICY OBWODÓW REZERWOWANYCH I  
SEPAROWANYCH  
TR-23  
Rozdzielnica naścienna metalowa IP43, IK08

Układ sieci TN-C-S



# MaKo

## consulting

ul. Peowiaków 9/27  
22-400 Zamość  
NIP:825-211-39-89  
www.makoconsulting.com.pl

INWESTOR:	SAMODZIELNY PUBLICZNY SZPITAL WOJEWÓDZKI IM. PAPIEŻA JANA PAWAŁ II W ZAMOŚCIU AL. JANA PAWAŁA II 10, 22-400 ZAMOŚĆ			
LOKALIZACJA:	DZIAŁKI EWID. NR: <b>84/7; 84/8</b> JEDNOSTKA EWID: 060906_2 JABŁONNA OBREB: 0006 JABŁONNA PIERWSZA			
TYTUŁ OPRACOWANIA:	DOKUMENTACJA PROJEKTOWA NA REALIZACJĘ PROJEKTU PN. „UTWORZENIE WZORCOWEGO OŚRODKA KOMPLEKSOWEJ OPIEKI NAD PACJENTAMI ZE SCHORZENIAMI NEUROLOGICZNO- NEUROCHIRURGICZNYMI W SAMODZIELNYM PUBLICZNYM SZPITALU WOJEWÓDZKIM IM. PAPIEŻA JANA PAWAŁA II W ZAMOŚCIU”.			
TREŚĆ OPRACOWANIA:	PROJEKT INSTALACJI ELEKTRYCZNYCH WEWNĘTRZNYCH - II PIĘTRO, BŁOK B STRONA LEWA			PODPIS:
TYTUŁ RYSUNKU:	ELEWACJE ROZDZIELNIC PIĘTROWYCH OBWODÓW REZERWOWANYCH TR-23 I NIEREZERWOWANYCH TSN-23 - SZACHT NR 3			
PROJEKTANT	INŻ. BOGDAN MALEC	GT-III-8386/3/76		
SPRAWDZAJĄCY	INŻ. JANUSZ ŁUCZKA	GP-II-7342/94/94		
SPECJALNOŚĆ	ELEKTRYCZNA	DATA 22.02.2018	SKALA 1:10	NR RYS. 8