

WARSTWY ISTNIEJĄCE STROPODACHU

PAPA NA LEPIKU 2X


PAS NADRYNNOWY Z BLACHY  
POWLEKANEJ GR. 0,7 mm

HAK RYNNOWY

ORYNNOWANIE Z BLACHY  
STAŁOWEJ POWLEKANEJ  
GR. 0,7 mm

PAS PODRYNNOWY  
Z BLACHY  
POWLEKANEJ GR. 0,7 mm

RURA SPUSTOWA Ø15

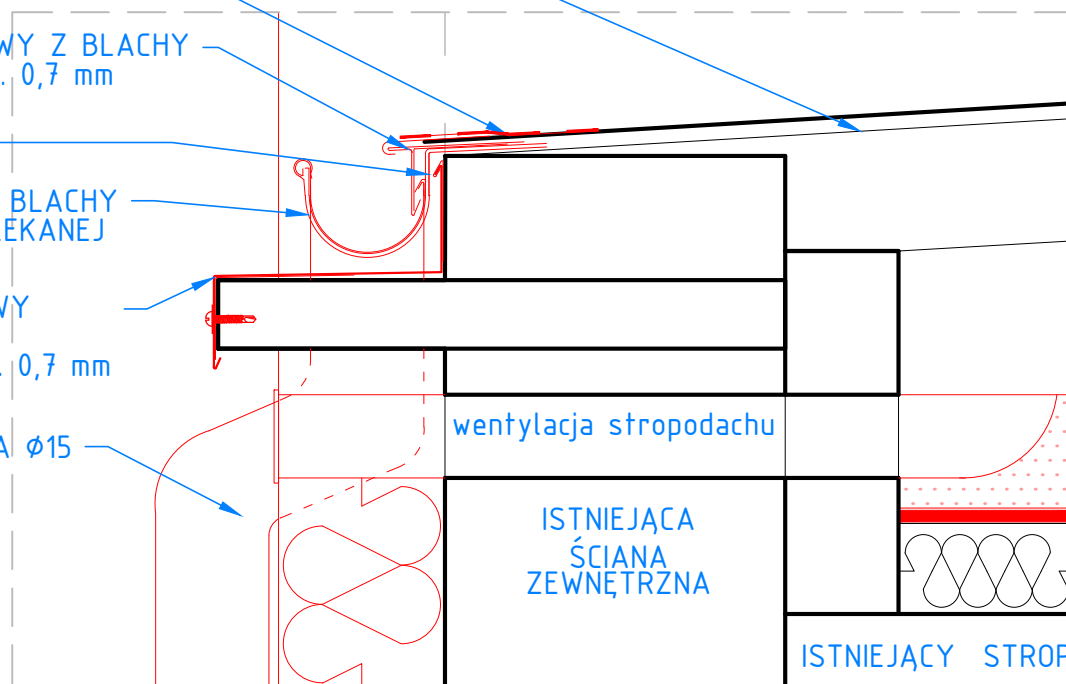

PRACOWNIA PROJEKTOWA

22-400 Zamość, ul. Jana Klepury 6 tel. 84 639 20 55 fax 84 639 80 87 pracownia@zdziam.pl www.pracownia.zdziam.pl

Nazwa i adres inwestycji:

„Termomodernizacja w Samodzielnym Publicznym Szpitalu Wojewódzkim im.  
Papieża Jana Pawła II w Zamościu obiektów technicznych, medycznych”  
- projekt budynku Patomorfologii  
dz. nr 84/8, jedn. ewid. 066401\_1, 01-Miasto Zamość

Inwestor:

Samodzielny Publiczny Szpital Wojewódzki im. Papieża Jana Pawła II  
ul. Aleje Jana Pawła II 10  
22-400 Zamość

Stadium:

PW

Nr rys.

A11

Tytuł rysunku:

DETAL 3 - detal okapu,  
rynny, wentylacji strpodachu

Skala:

1:10

Imię i nazwisko	Nr uprawnień	Branża	Data	Podpis
PROJEKTANT mgr inż. arch. Mariola Gęborys	Upr. bud. w spec. arch. do proj. b.o. 73/LBOIA-OKK/2010	Architektura	3-2019	
OPRACOWUJĄCY mgr inż. arch. Patrycja Terlecka	asystent			
SPRAWDZAJĄCY mgr inż. arch. Jolanta Radomska	Upr. bud. w spec. arch. do proj. b.o. 04/LOIA/03			